


**LISTA UNITA'**

- UNITA' 01 - SISTEMA DI MISURA FISCALE
- UNITA' 02 - SISTEMA DI COMPRESSIONE
- UNITA' 03 - CONDOTTE, COLLETTORE E SISTEMA SEPARATORE GAS DI PRODUZIONE
- UNITA' 04 - SISTEMA DI TRATTAMENTO DEL GAS
- UNITA' 05 - LAMINAZIONE GAS
- UNITA' 06 - SISTEMA DI RACCOLTA ACQUA
- UNITA' 07 - SISTEMA POZZI
- UNITA' 10 - SISTEMA ARIA COMPRESSA
- UNITA' 11 - SISTEMA PRODUZIONE ACQUA CALDA
- UNITA' 12 - SISTEMA STOCCAGGIO OLIO LUBRIFICAZIONE COMPRESSORI
- UNITA' 13 - SISTEMA ACQUA DI SERVIZIO
- UNITA' 14 - SISTEMA DI GENERAZIONE DI ENERGIA ELETTRICA DI EMERGENZA
- UNITA' 15 - SISTEMA AZOTO
- UNITA' 16 - SISTEMA DRENAGGI CHIUSI
- UNITA' 17 - SISTEMA BLOW-DOWN
- UNITA' 18 - SISTEMA ANTINCENDIO
- UNITA' 19 - SISTEMA TRATTAMENTO EFFLUENTI GASSOSI
- UNITA' 20 - SISTEMA GAS COMBUSTIBILE

**LEGENDA**

- RETE FOGNARIA ACQUE NERE
- RETE FOGNARIA ACQUE BIANCHE
- RETE FOGNARIA SEMI OLEOSO
- POZZETTO CON VALVOLA
- CADITOIA STRADALE SIFONATA
- CADITOIA STRADALE CON GRIGLIA
- POZZETTO ISPEZIONE
- FOSSA SETTICA
- POZZO NERO
- DOWNPIPE (SCARICO ACQUA)
- SMALTIMENTO ACQUE REFLUE

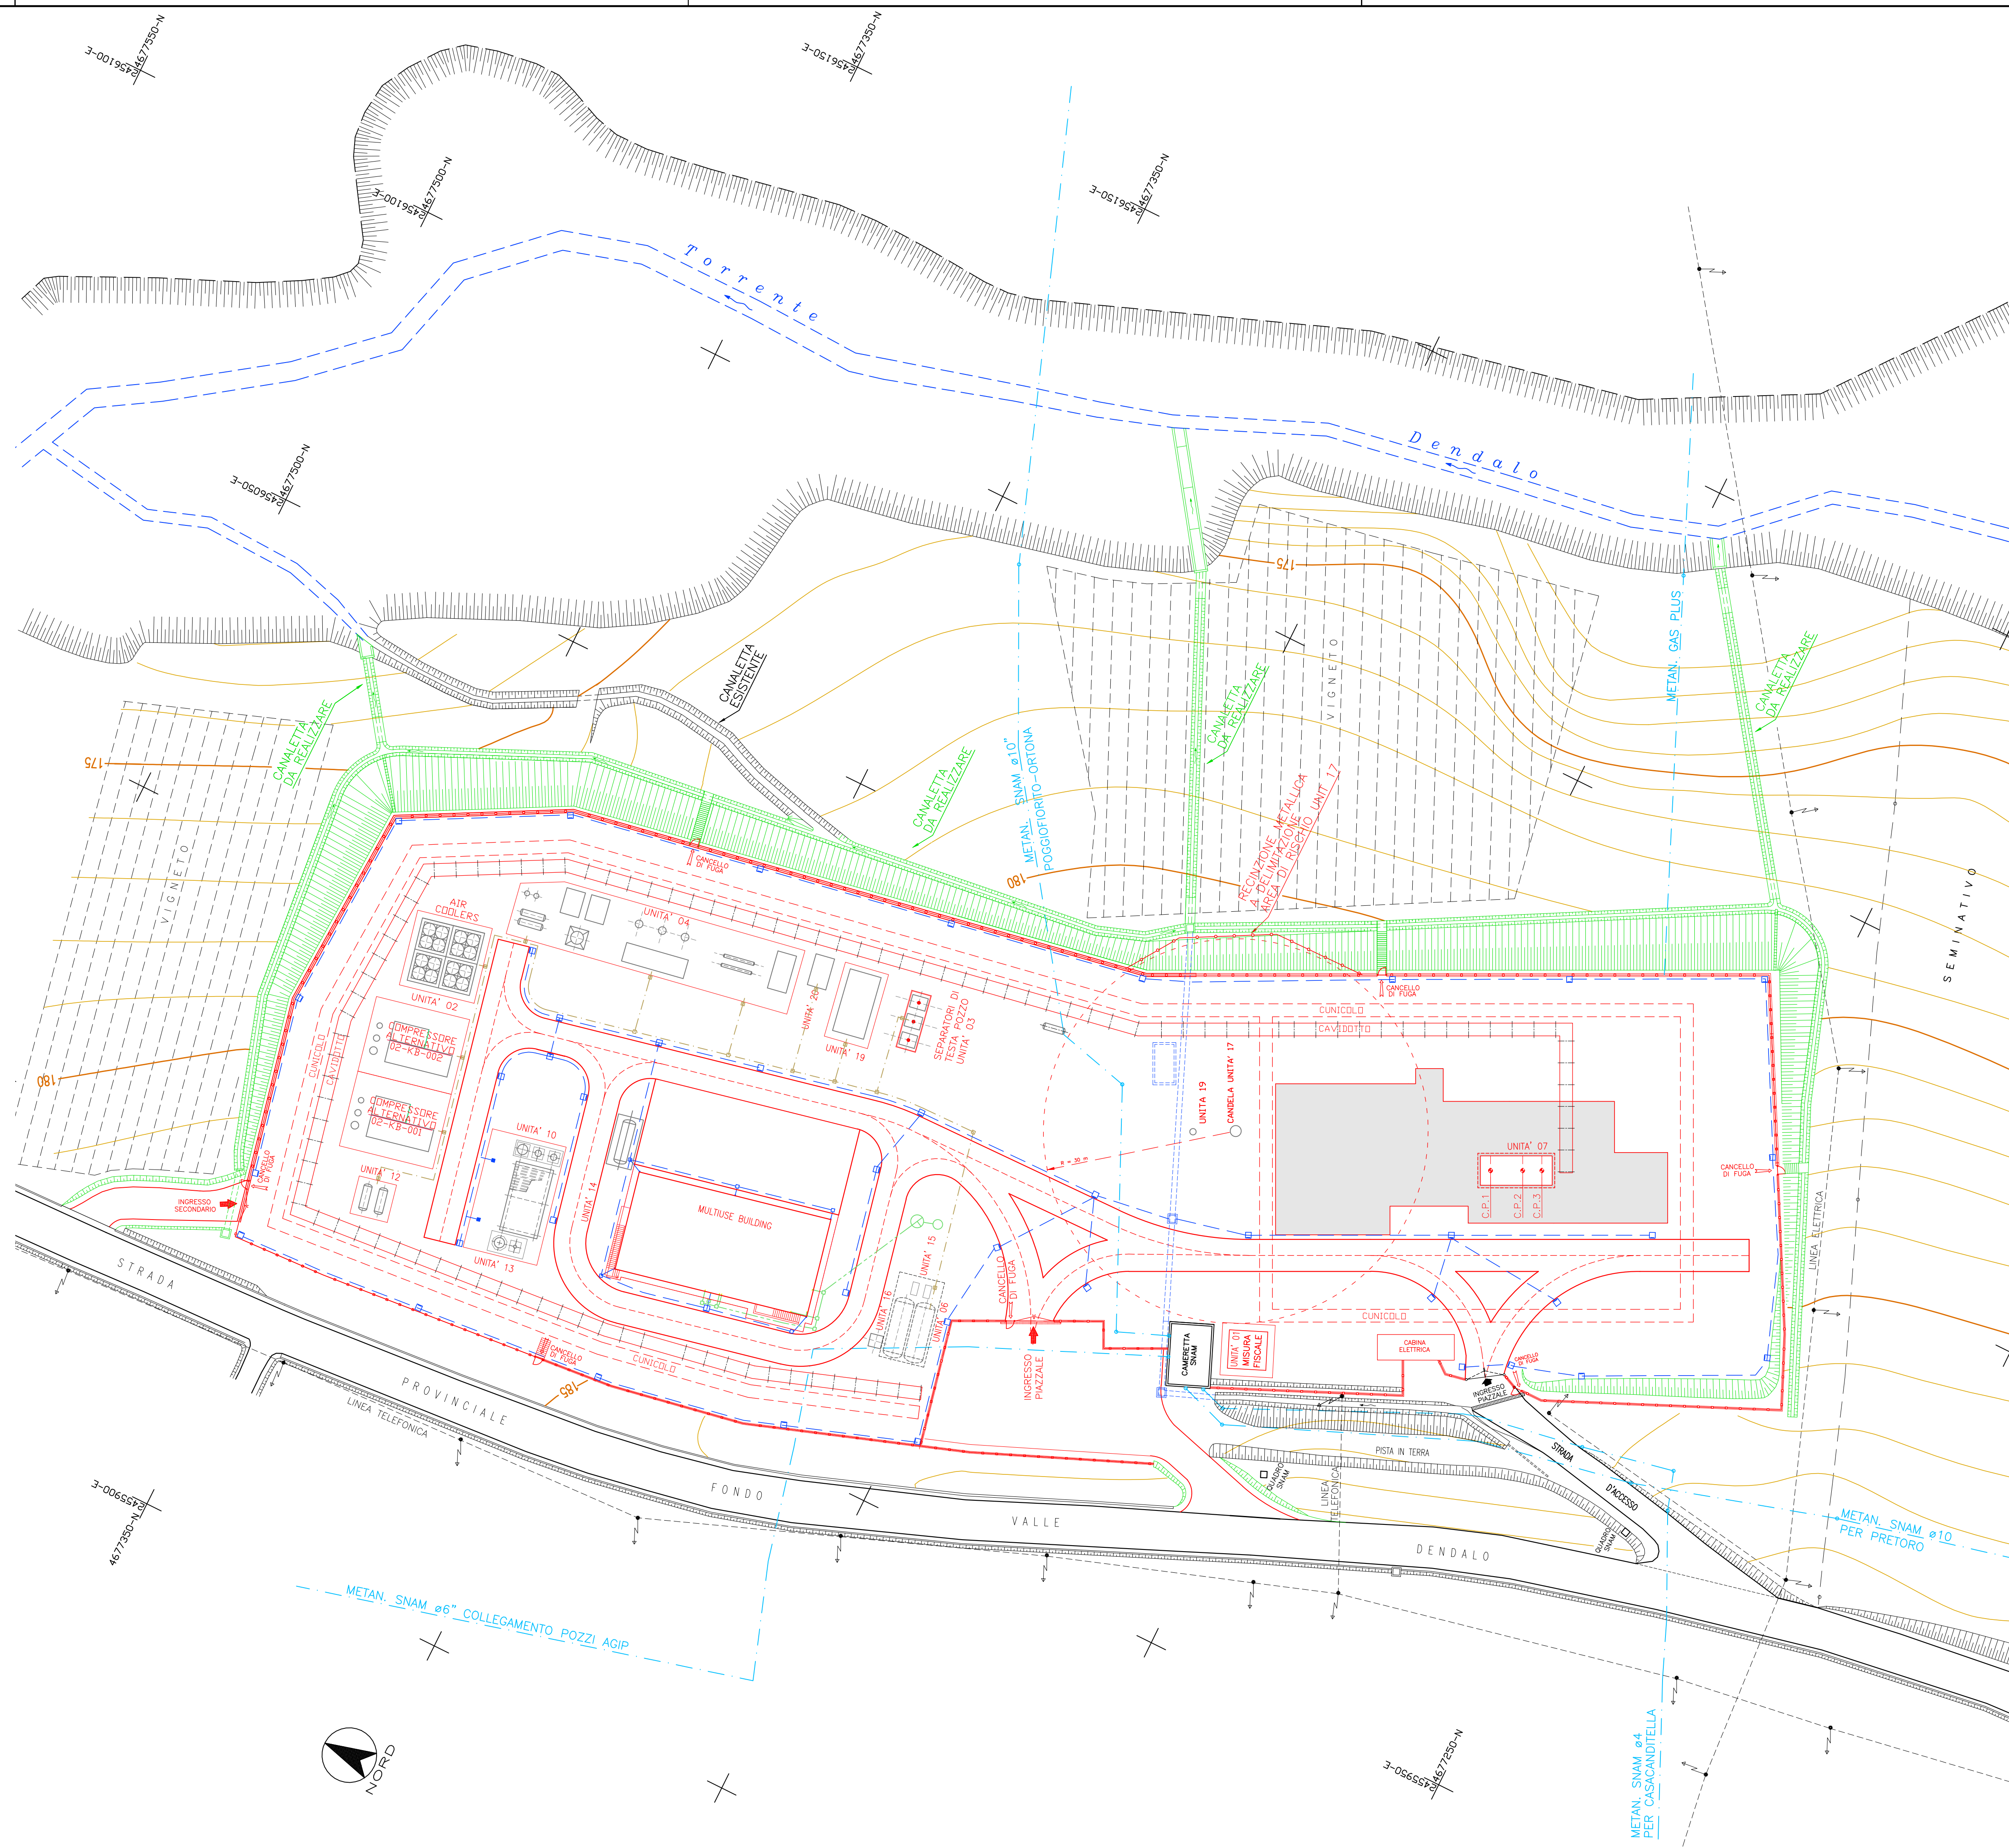

0	10.06.11	EMESSO	DESCRIZIONE / DESCRIPTION	S.T.A.R.S.	CONTR. CHECK	APPROV. APPROV.	STATO REV. REV. STATUS
CENTRALE STOCCAGGIO GAS POGGIOFIORITO				TAV. 03			
GAS STORAGE PLANT PLANIMETRIA SISTEMI INTERRATI							
SCALA 1:500	SOSTITUISCE IL N. SUPERSEDES N.	SOSTITUITO DAL N. SUPERSEDED BY N.	AREA IMP. PLANT AREA	UNITA' IMP. PLANT UNIT	IDENTIFICATIVO DOCUMENTO DOCUMENT IDENTIFIER	FG / DI SH / OF	1 / 1
100PPF-00-CSS-LY-05002							