


PLAN AT ELEVATION +150 mm.



PLAN AT ELEVATION +4400 mm.

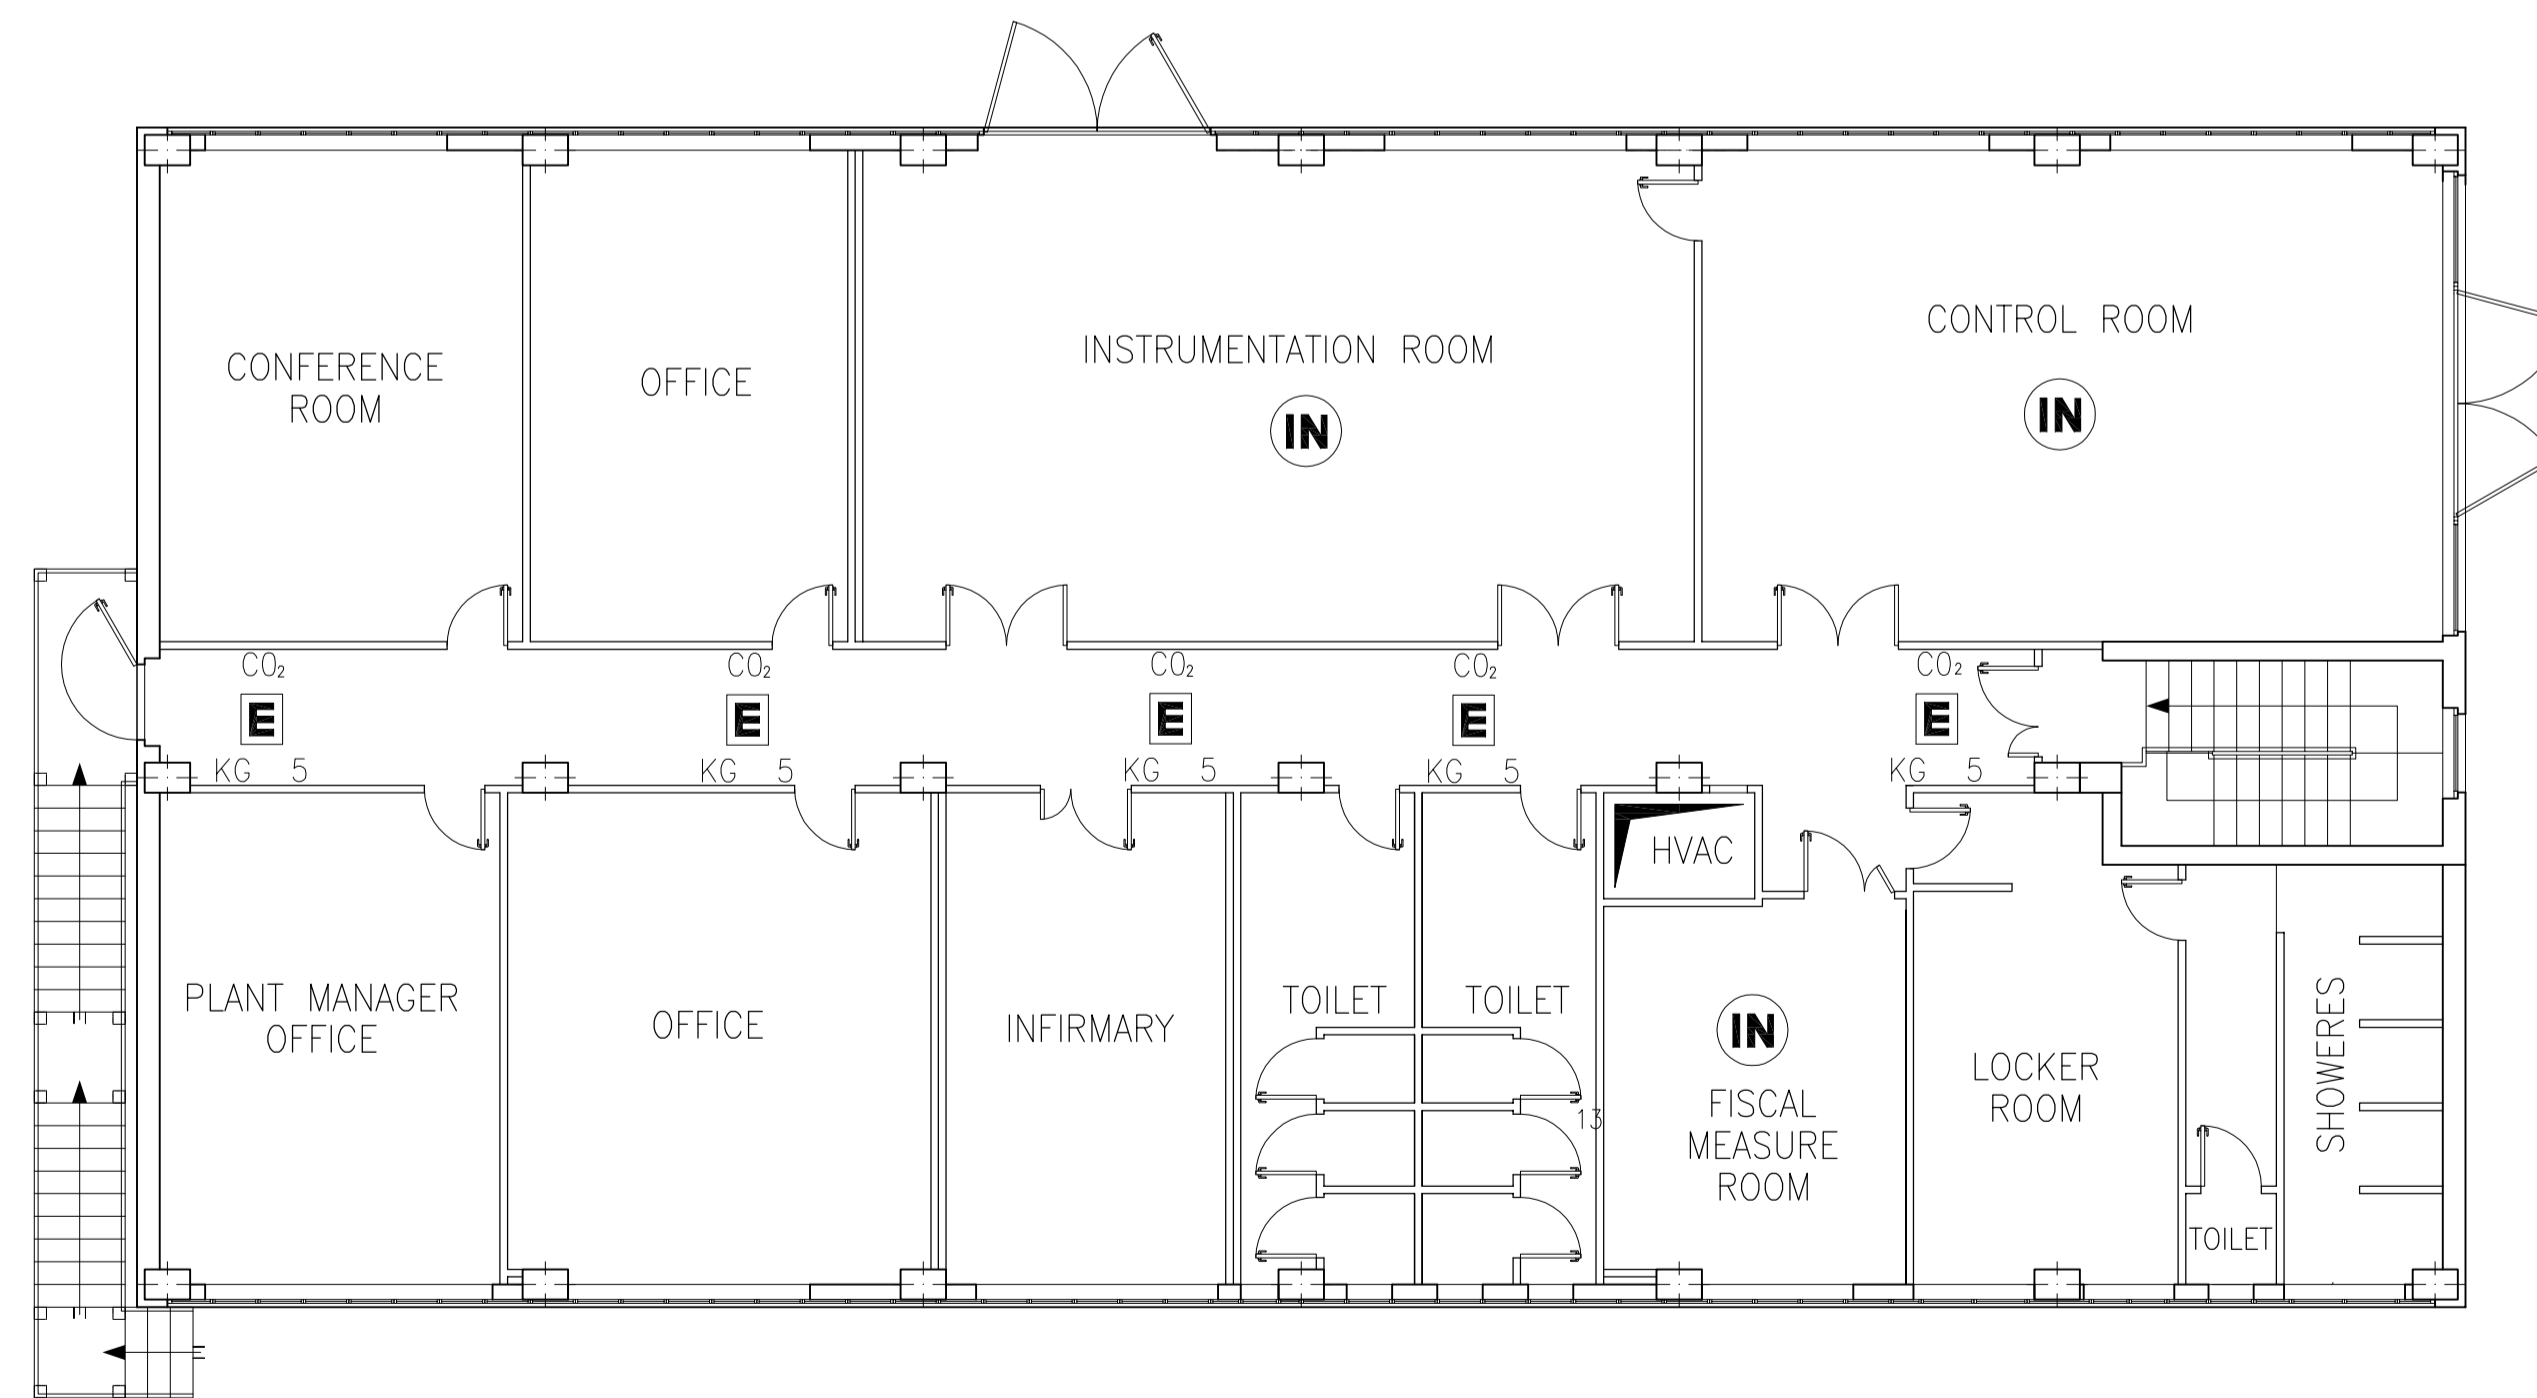

Marco Patti
per presa visione

SIMBOL	DESCRIPTION	QUANTITY
POWDER KG 12 E	ESTINTORE PORTATILE A POLVERE 12 kg	-
POWDER KG 50 E	ESTINTORE PORTATILE A POLVERE 50 kg	-
CO2 KG 5 E	ESTINTORE PORTATILE AD ANIDRIDE CARBONICA 5 kg	12
IN	SISTEMA DI SPEGNIMENTO AD INERGEN	5
CO2	SISTEMA DI SPEGNIMENTO AD ANIDRIDE CARBONICA	-

Rev.	Data	Descrizione	Completato	Controllato	Approvato	Approvazione Cliente
01	MAR. 2012	EMESSO PER RDS	PROGER	PROGER	PROGER	GAS PLUS
00	MAR. 2012	EMISSIONE PER APPROVAZIONE	PROGER	PROGER	PROGER	GAS PLUS

PROGER	Progetto SAN BENEDETTO STOCCAGGIO					
	Titolo PLANIMETRIA GENERALE ATTREZZATURE ANTINCENDIO					
	Numero Documento 102500-00-PSA-LY-02006				Foglio di 02 02	
					Rev. 00 01 * * * *	
Scala 1:100						